



PLANTA BAIXA DOS BLOCOS 1 e 2 ESCALA: 1/75

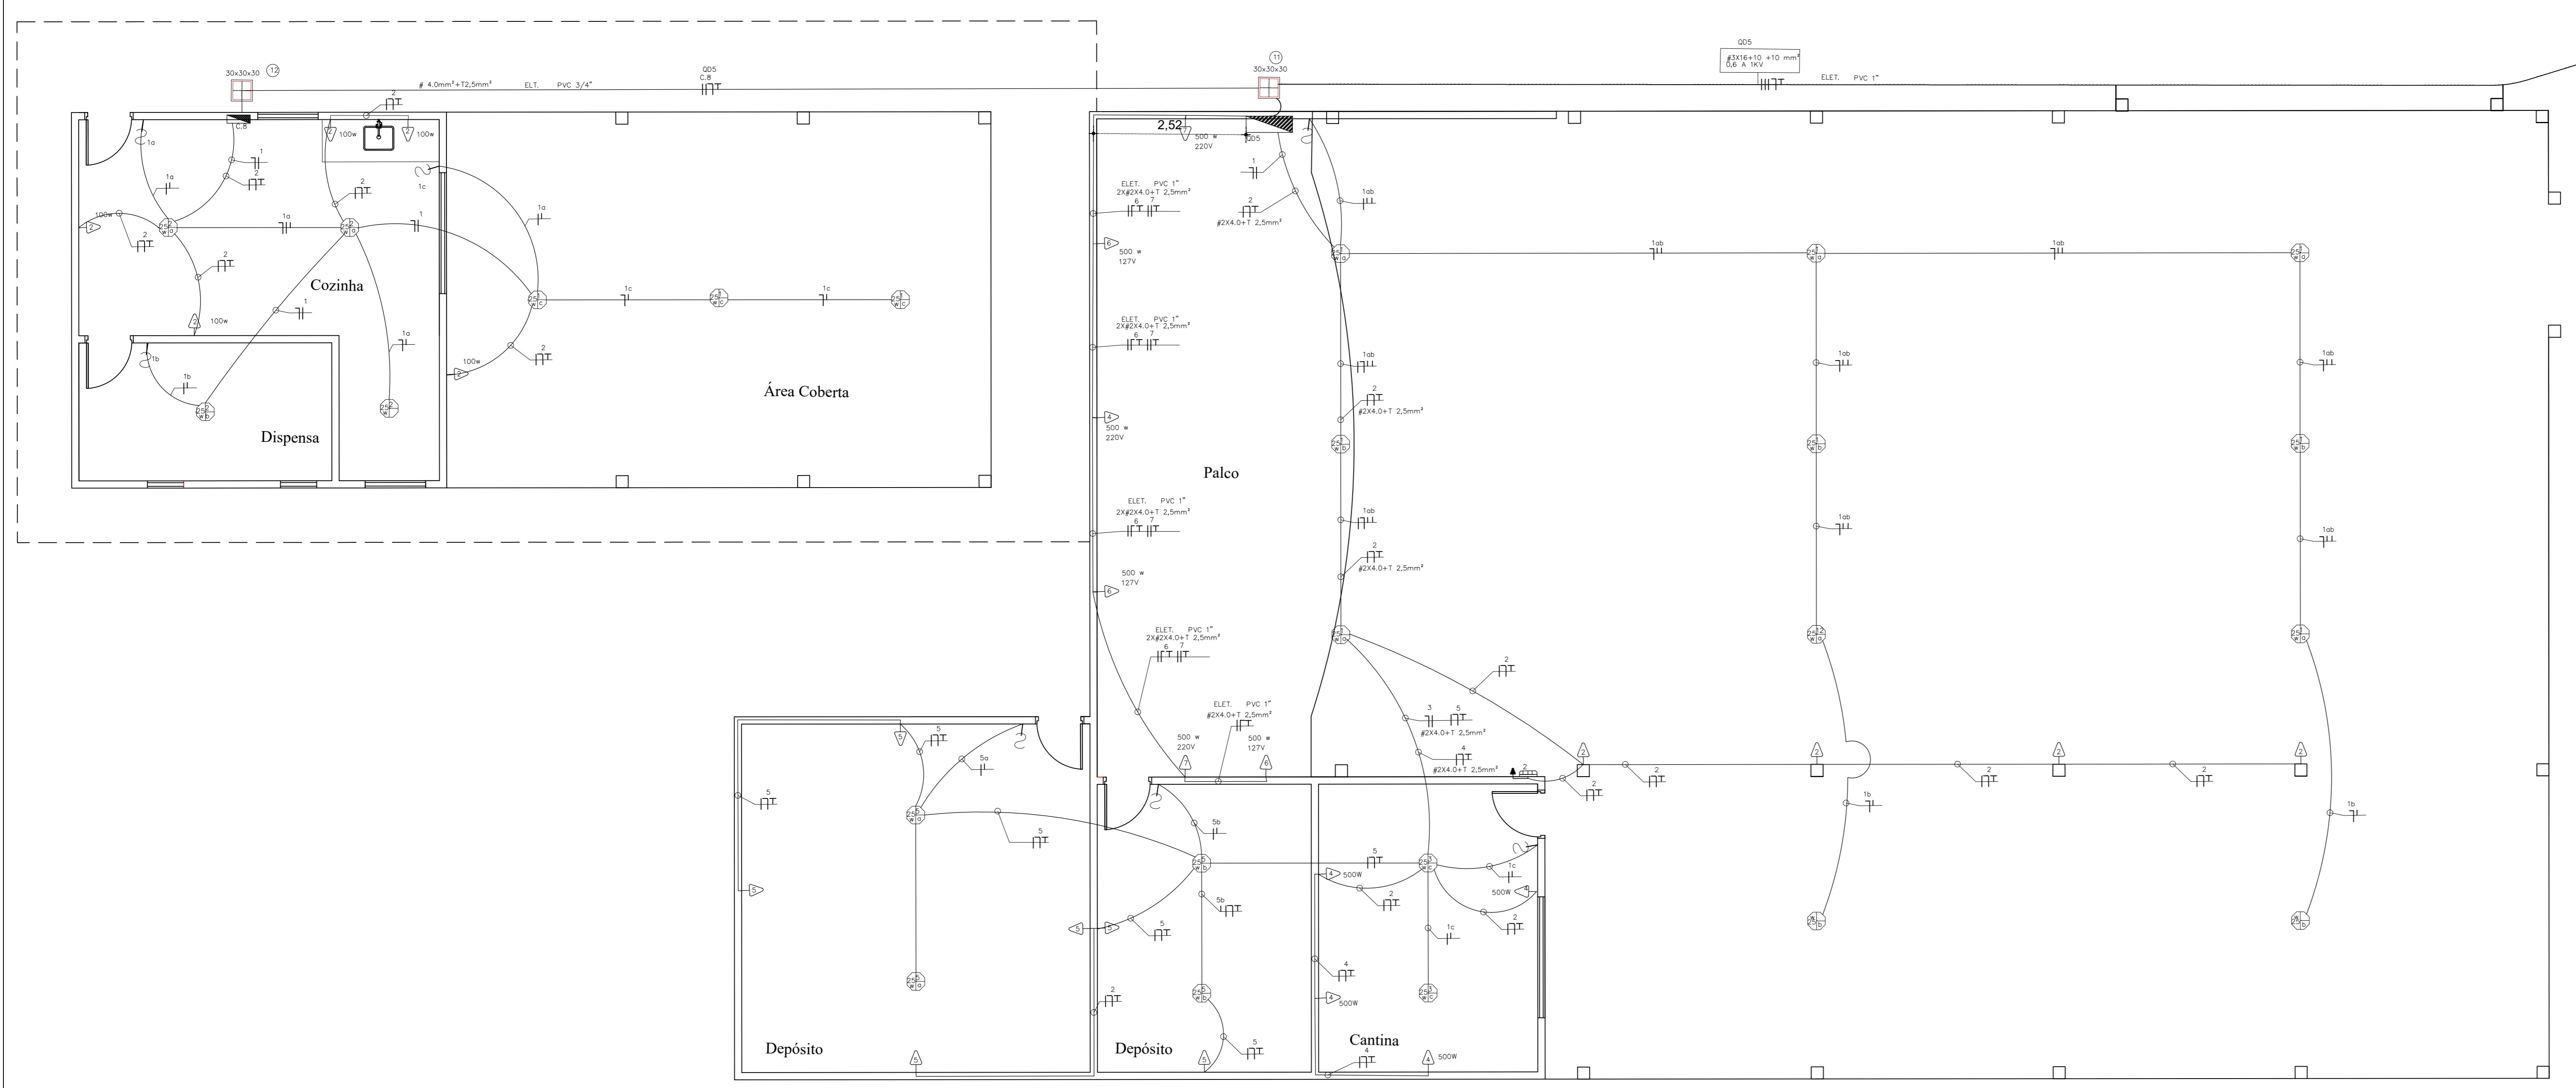

PLANTA BAIXA - ÁREA DE RECREAÇÃO - ESCALA 1/50

**LEGENDA**

-  TOMADA ALTA PARA CENTRAL DE AR
-  TOMADA PARA LÂMPADA DE EMERGÊNCIA
-  TOMADA BAIXA 0.30 cm DO PISO
-  INTERRUPTOR SIMPLES
-  PONTO DE LUMINÁRIA NO TETO
-  ELETRODUTO QUE DESCE
-  RELÉ FOTOELÉTRICO
-  QUADRO DE DISTRIBUIÇÃO
-  QDF QUADRO GERAL DE FORÇA
-  QGBT QUADRO GERAL DE BAIXA TENSÃO
-  CAIXA DE ALVENÁRIA COM TAMPA 60X60X60
-  CAIXA DE ALVENÁRIA COM TAMPA 40X40X40
-  CAIXA DE ALVENÁRIA COM TAMPA 30X30X30
-  POSTE ORNAMENTA COM 4 PÉTALAS 3 METROS
-  POSTE DE CONCRETO
-  SUBESTAÇÃO COMPLETA
-  MURETA DE ALVENÁRIA COM PADRÃO DEMEDIÇÃO E PROTEÇÃO 300A
-  ELETRODUTO PVC ANTI CHAMA EMBUTIDO NO PISO
-  ELETRODUTO PVC ANTI CHAMA EMBUTIDO NA ALVENÁRIA OU FORRO
-  CONDUTORES FASE, NEUTRO E TERRA

**Nota:**  
 1-Todos os condutores não cotados serão de cobre 750v, de 2,5mm<sup>2</sup>;  
 2- Eletrodutos não cotados, serão de pvc anti chama 3 polegadas;  
 3- Todas as tomadas devem ser aterradas e normalizadas;

		PREFEITURA MUNICIPAL DE MOJUÍ DOS CAMPOS Administração: JAILSON ALVES	
<b>TÍTULO:</b> PROJETO ELÉTRICO		<b>ASSUNTO:</b> PROJETO DE INSTALAÇÃO ELÉTRICA PREDIAL	
<b>PROJETO DE REFORMA</b>		ESCOLA E.E.E.M. GOV. FERNANDO GUILHON	
REFERÊNCIA: PLANTA BAIXA- ÁREA DE RECREAÇÃO - ESCALA 1/50 BLOCOS 1 e 2 ESCALA: 1/75		PROJETO Nº: <b>2017/11/12</b>	
PROPRIETÁRIO: GOVERNO DO ESTADO- PREFEITURA MUNICIPAL DE MOJUÍ DOS CAMPOS		ESCALA: S/ E	
PROJETO: ENF. ELET. LAURO M. G. DA ROCHA - 2368-D.C.R.A. PA. - 1ª REGIÃO		DATA: Novembro 2017	
EXECUÇÃO:		DESENHO: EULISSA N. ROBERTA TÉC. ORÇ. 20.0870704 03/9/2016	
U.C.:		FRANCHA: 2/5	