




CORTE - SUMIDOURO
ESCALA: 1/25

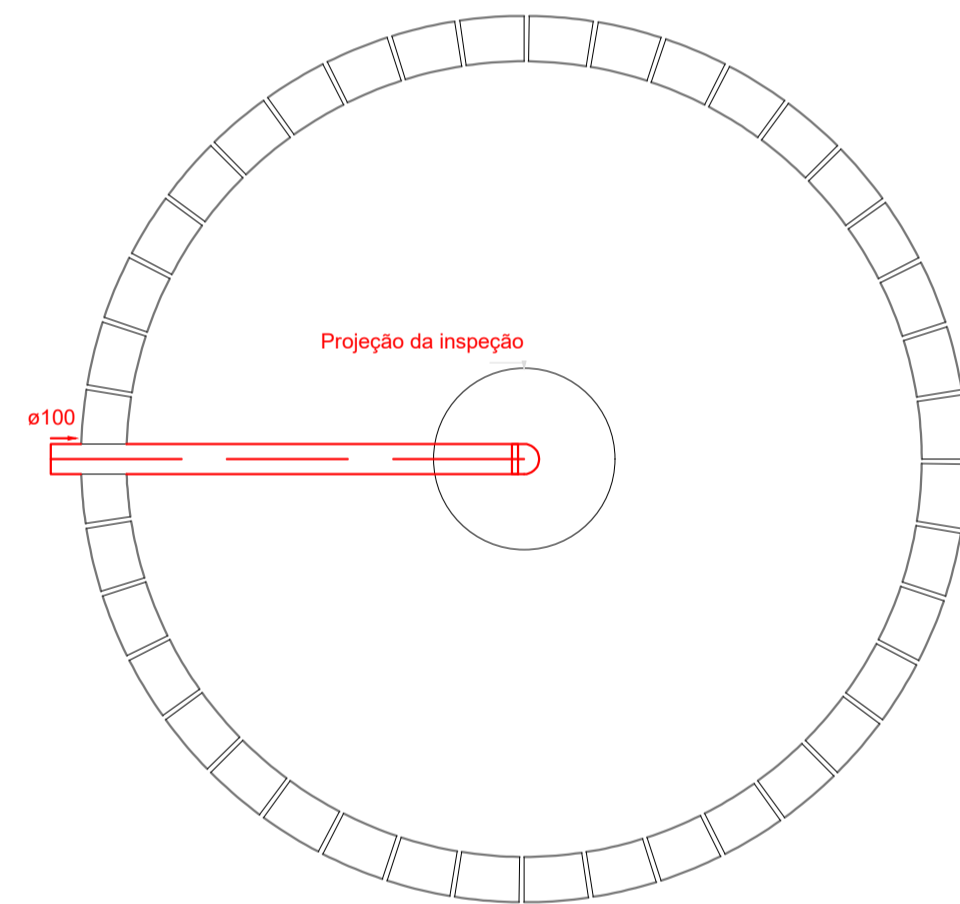


PLANTA BAIXA - SUMIDOURO
ESCALA: 1/25

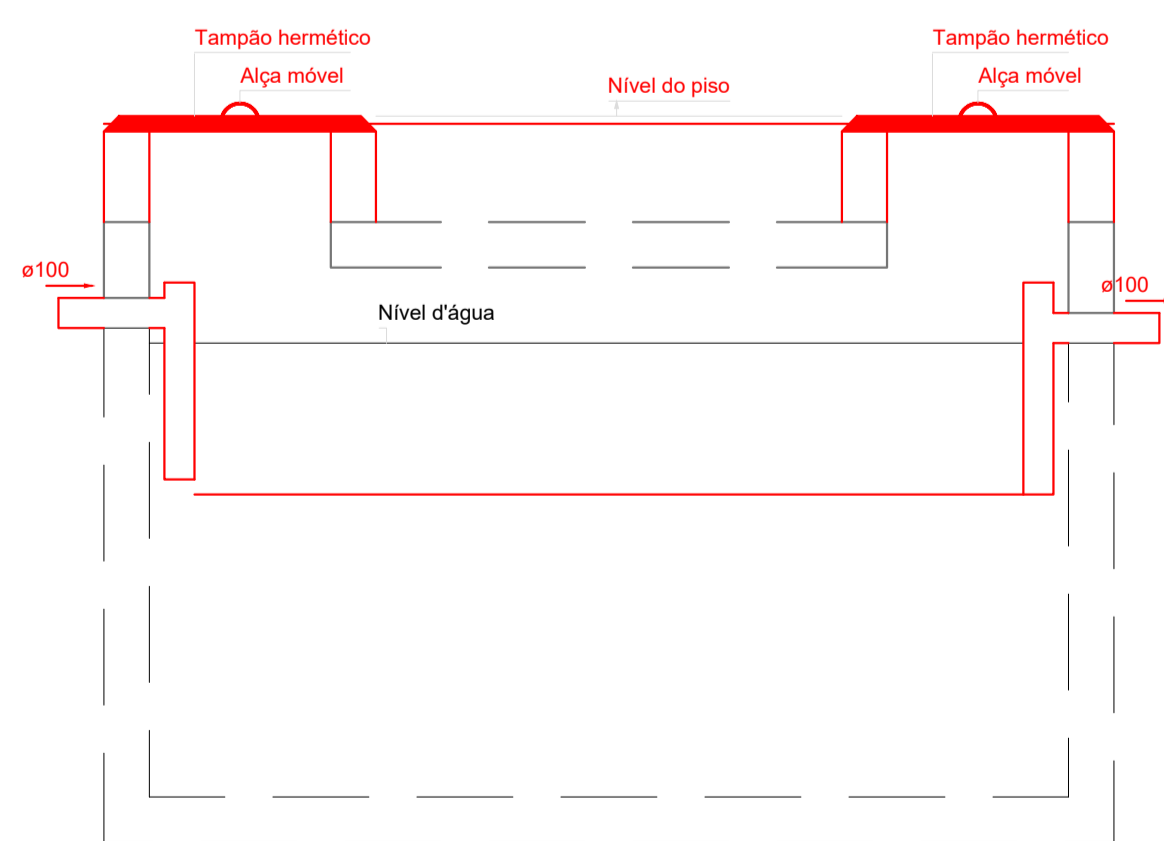

CORTE - TANQUE SÉPTICO
ESCALA: 1/25

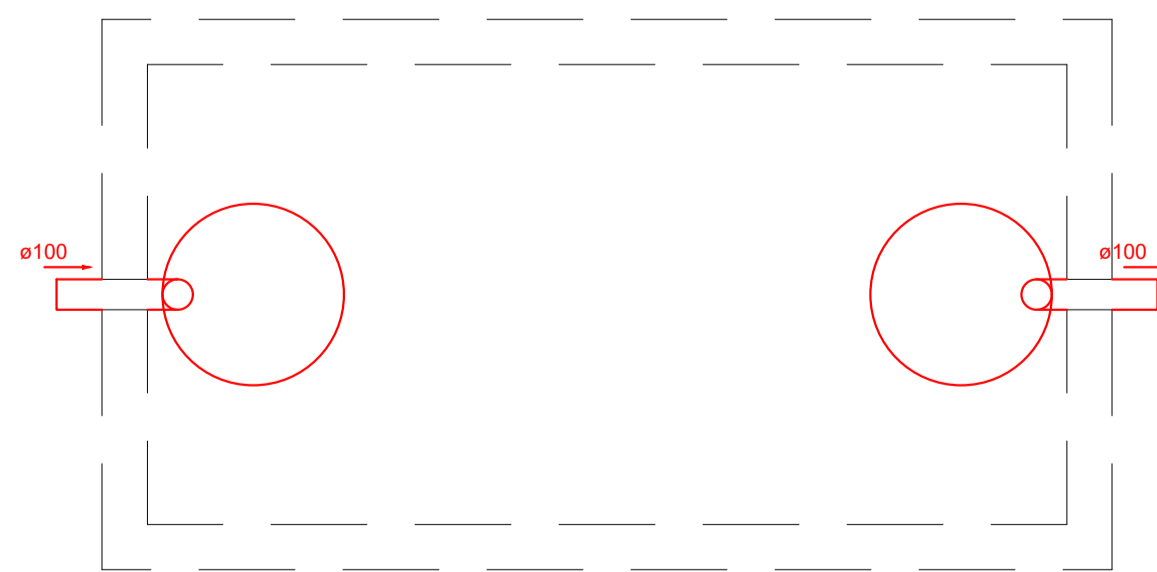

PLANTA BAIXA - TANQUE SÉPTICO
ESCALA: 1/25

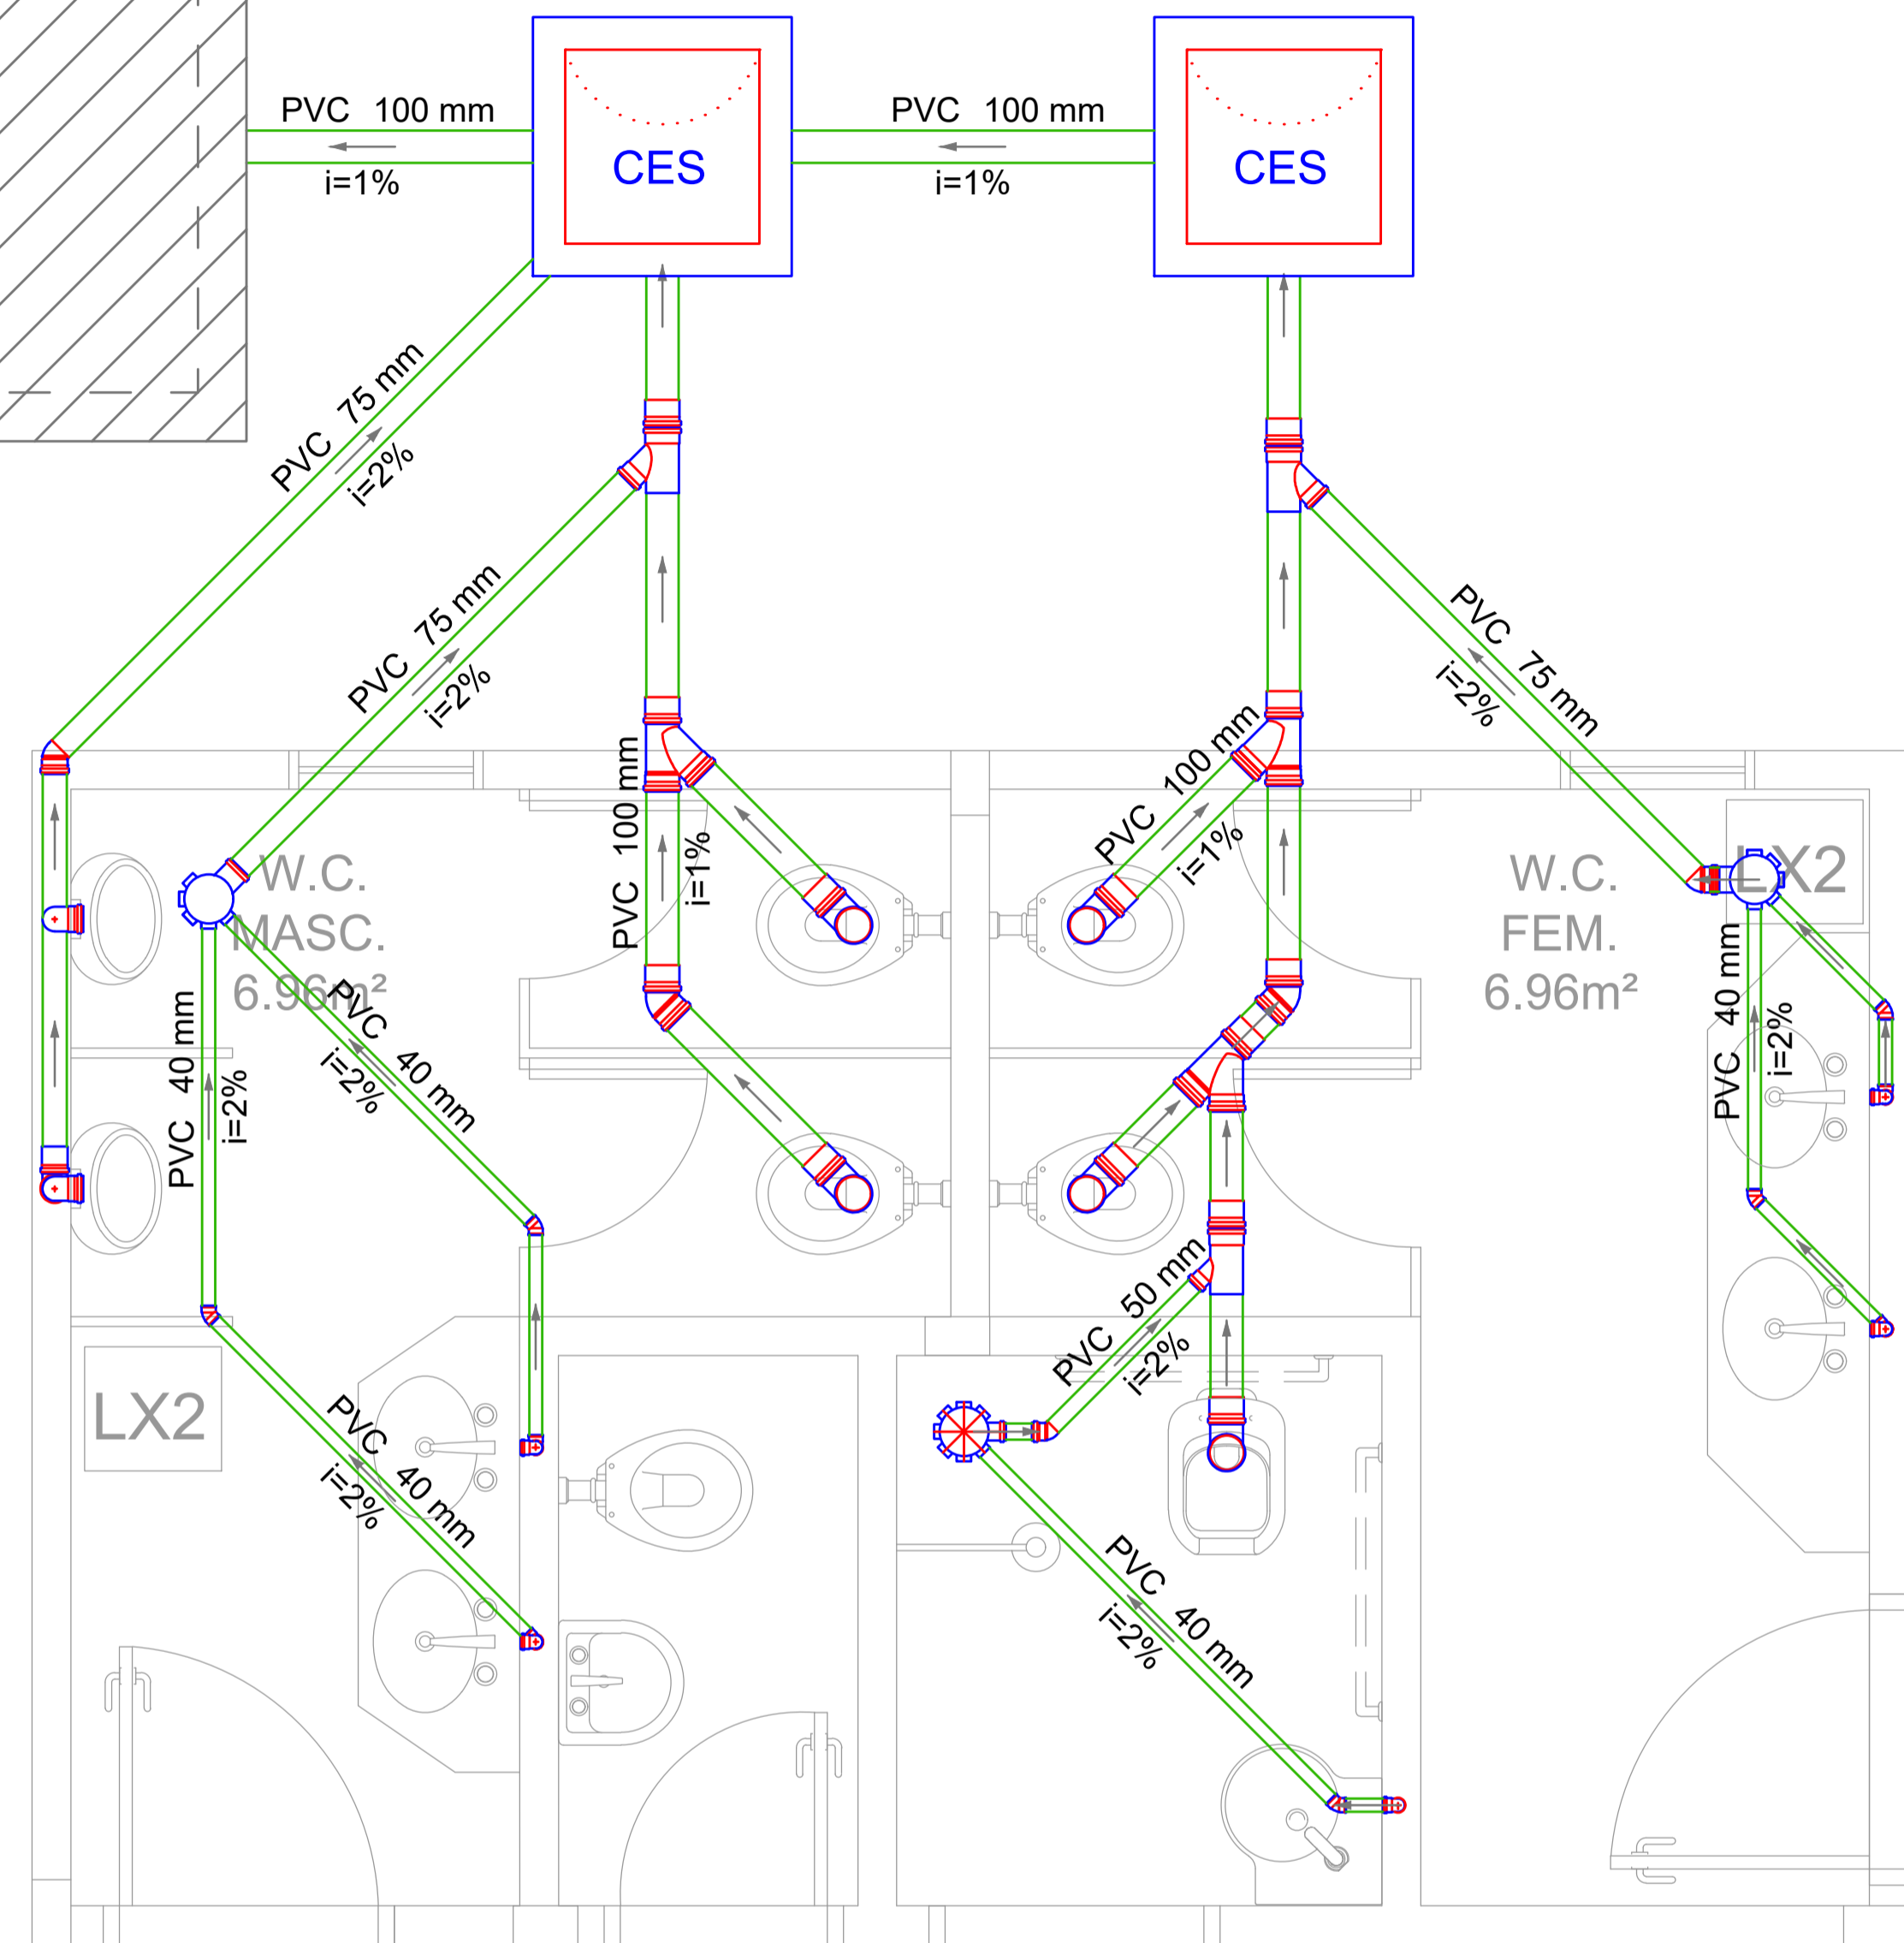

PLANTA BAIXA BANHEIROS - SANITÁRIO
ESCALA: 1/20



Projeto	INSTALAÇÕES SANITÁRIAS		
Referência	PLANTA BAIXA BANHEIROS - SANITÁRIO	PLANTA BAIXA - SUMIDOURO	CORTE - SUMIDOURO
	PLANTA BAIXA - TANQUE SÉPTICO	CORTE - TANQUE SÉPTICO	
Assunto	Projeto para ampliação da escola Getúlio Vargas, na Comunidade Igarapé do Lama, no Município de Mojuí dos Campos		
Prefeito	MARCO ANTÔNIO MACHADO LIMA		
Autor do Projeto	VITALINO DE SOUSA NEVES JÚNIOR CREA 1514692570		
Resp. Téc.	VITALINO DE SOUSA NEVES JÚNIOR CREA 1514692570		
Data	OUTUBRO / 2021	Cad.	VITALINO JÚNIOR
Área Const.	332 m²	Prancha	SA/01
Área do Terreno	1.400 m²	Escala	