



PLANTA BAIXA - TANQUE SÉPTICO  
Escala 1:25


Borda AntiFlutuação L = 10 cm

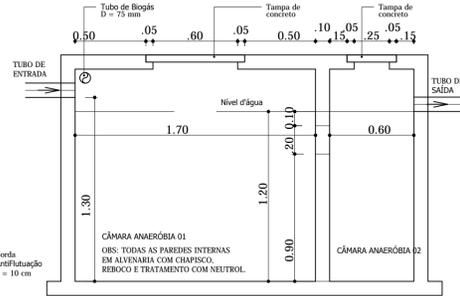


CORTE 1 - TANQUE SÉPTICO  
Escala 1:25

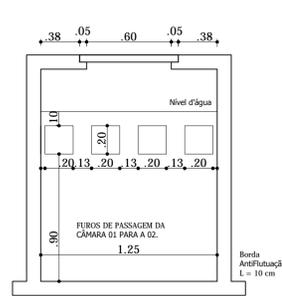


CORTE 2 - TANQUE SÉPTICO  
Escala 1:25

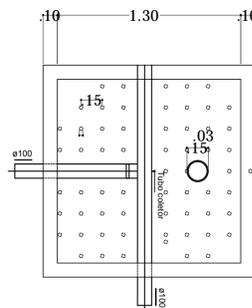



FILTRO ANAERÓBIO PLANTA BAIXA - ESC. 1:25

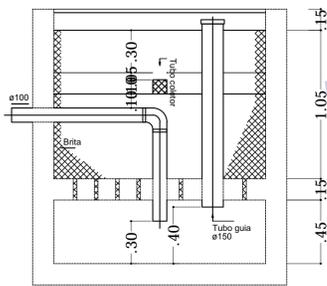

FILTRO ANAERÓBIO CORTE - ESC. 1:25

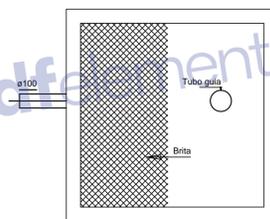

FILTRO ANAERÓBIO PLANTA BAIXA - ESC. 1:25

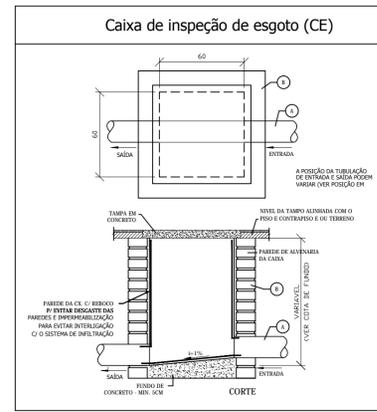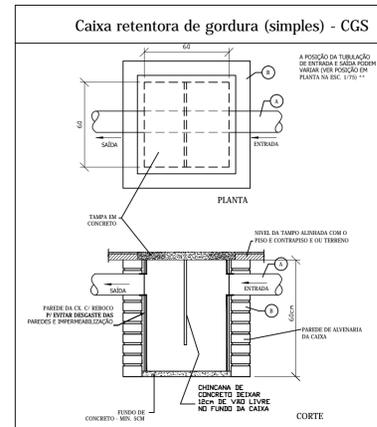


- LEGENDA
- 1 TUBULAÇÃO PVC - 100 mm SÉRIE "M"
  - 2 CL. EM ALVENARIA IMPERMEABILIZADA (DENS. 60 x 60 cm)
  - 3 GRELHA METÁLICA 20 x 20 cm CLAMPADA NA TAMPA DE CONCRETO

EXECUÇÃO


- \* DAS TAMPAS
- COBERTURA: 1:2,5 ARMADO, BORDA E BORDA ALICADO E DIFERENCIAL
- ANOTAÇÃO DE AÇO CA-008, Ø=4,2 mm, MANTA DE 150cm x 15 cm.
- ASSESTAMENTO DOS TUBOS ARGAMASSA TRACÇO 1:3, CAL E AREIA.
- REESTRUTURAÇÃO DE ALVENARIA E REGULARIZAÇÃO DO FUNDO, CARIMBUADO VIGILANCIA
- TRACÇO 1:3, CIMENTO E AREIA.

Legenda	
	Caixa Sifonada
	Caixas Inspeção Esgoto Sifonada
	Caixas de Gordura
	Curva 45 Longa para Esgoto Sanitário
	Curva 45 Longa para Esgoto Sanitário- sobre
	Curva 45 longa Amanco
	Junção dupla- superior
	Junção simples
	Lavatório de Uso Geral
	Pia de Cozinha Residencial com Sifão 40mm
	Ramais de Ventilação
	Vaso Sanitário c/ curva 90°





Legenda das indicações	
LV	Lavatório com joelho de 90° - 25 mm - 1/2"
PIA	Pia de cozinha com joelho de 90° - 25 mm - 3/4"
VS	Vaso sanitário com caixa acoplada - 3/4"
CS	Caixa Sifonada

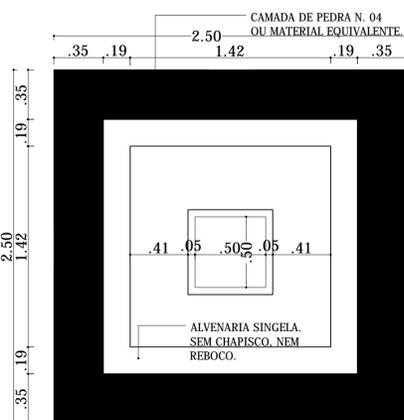

PLANTA BAIXA - SUMIDOURO  
Escala 1:25

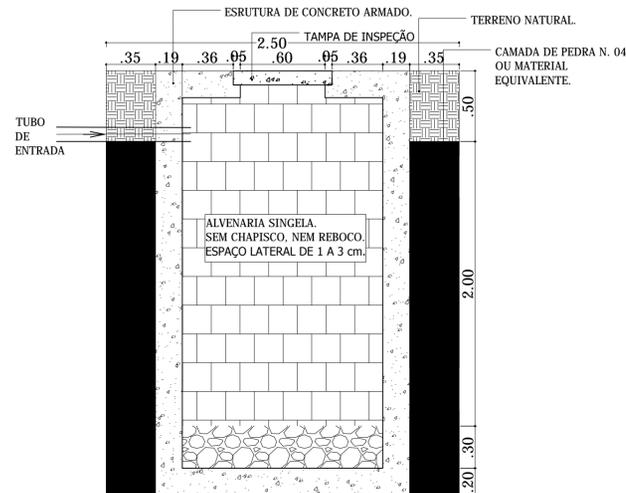

CORTE 1 - SUMIDOURO  
Escala 1:25

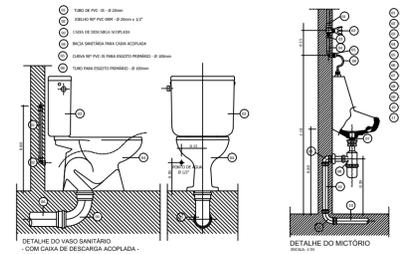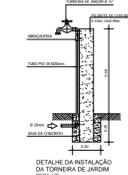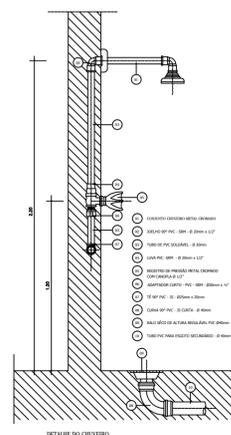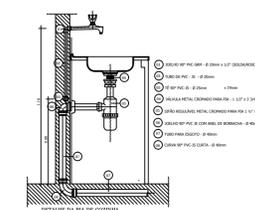

DETALHE DO LAVATÓRIO

DETALHE DO VASO SANITÁRIO

COM CAIXA DE DESEGUAR ACOPLADA.

DETALHE DO MICTÓRIO

COM CAIXA DE DESEGUAR ACOPLADA.

ASSUNTO: <b>PROJETO PARA CONSTRUÇÃO DA SEDE DO PODER LEGISLATIVO MUNICIPAL</b> RUA DEP. JOSÉ MACEDO, S/Nº - CENTRO - MOJÚ DOS CAMPOS - PARÁ	PROJETO:
REFERÊNCIA: <b>PROJETO ESGOTO</b>	PROJETISTA/CAID: <b>AR PROJETOS</b> COMPUTAÇÃO GRÁFICA - ARQUITETURA & ENGENHARIA arprojetos@com.br (93) 99122-1563
Planta Baixa - Detalhes - Legenda	ESCALA: INDICADA DATA: OUTUBRO/2017 ÁREA: 464,35m²
PROJETO: ENG. CIVIL MARCOS RODRIGUES FREITAS - RNP - 150545695-9	REVISÃO: DATA: FOLHA:
RESP. TÉCNICO:	<b>Esg/02</b>
PROPRIETÁRIO: CÂMARA MUNICIPAL DE MOJÚ DOS CAMPOS - CNPJ: 17.434.855/0001-23	